



Planta Baja
escala: 1/100

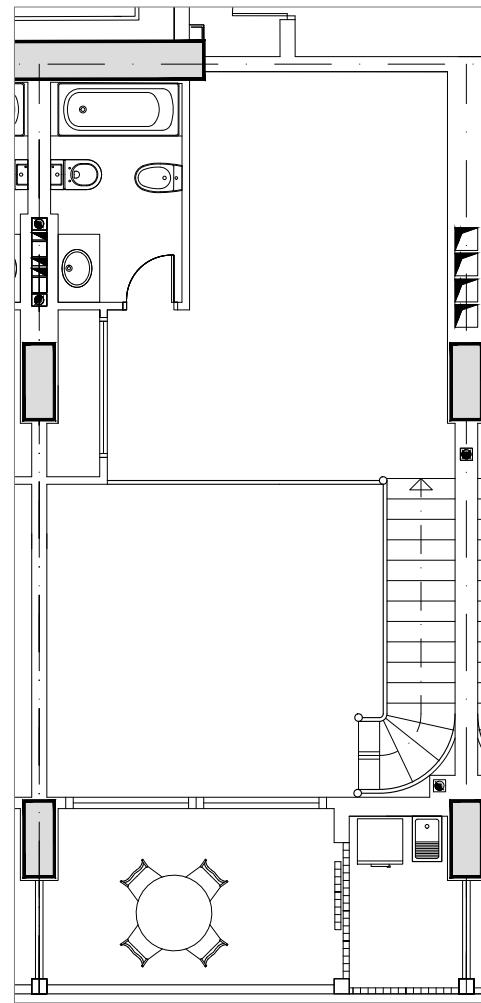


Planta Alta
escala: 1/100




Planta Baja
escala: 1/100

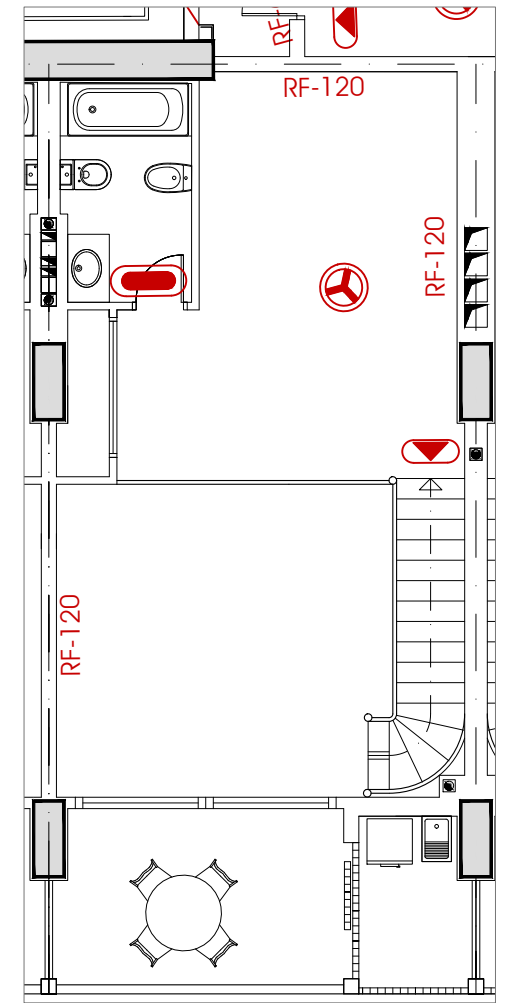

Planta Alta
escala: 1/100

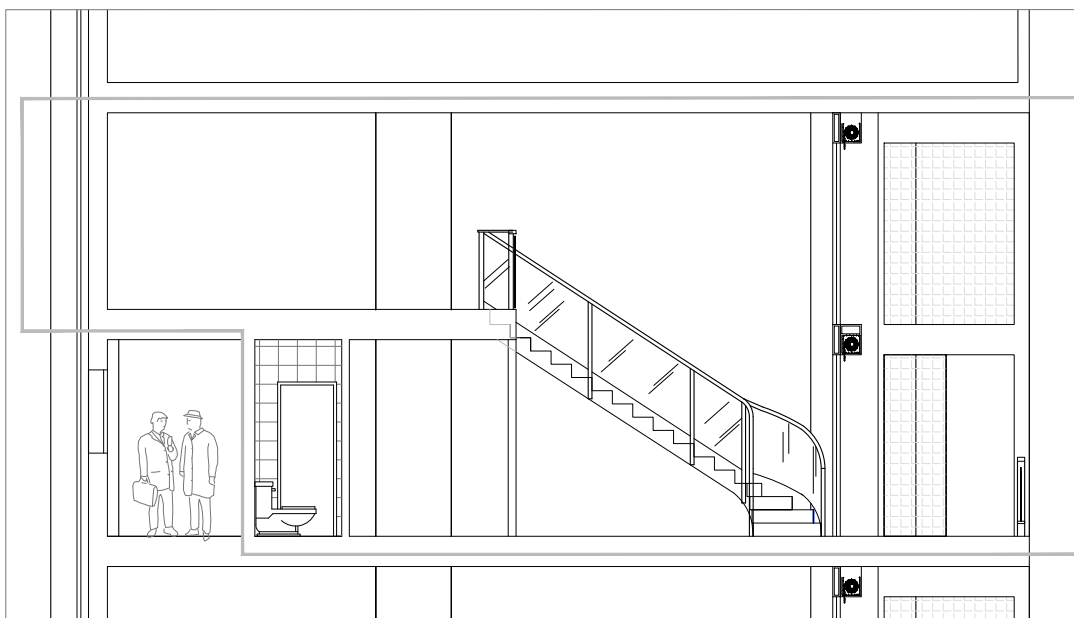

Sección
escala: 1/100

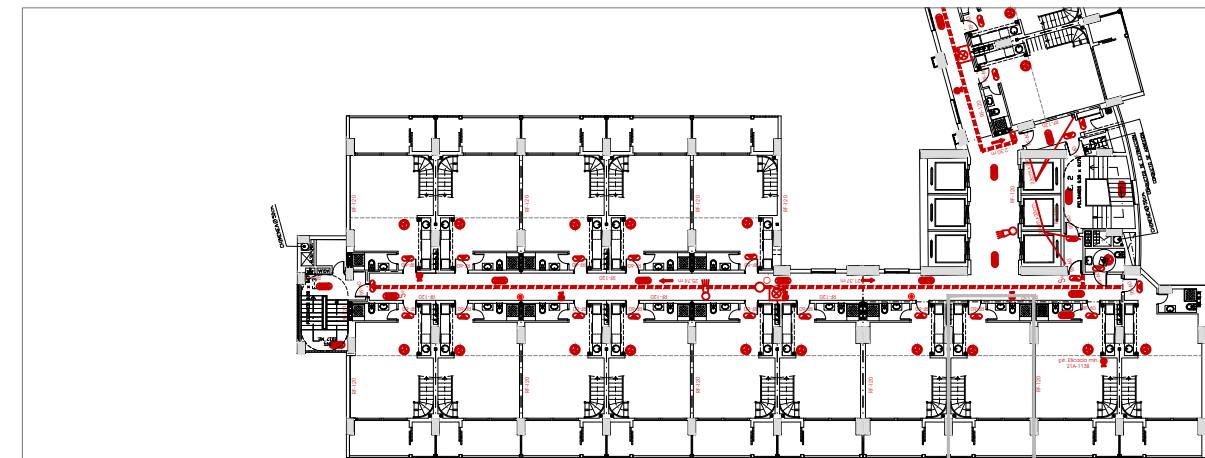

Evacuación
escala: 1/500

Victor E. Moreno Maíz
arquitecto

promotor:
IGSA

SUBSANACIÓN DE REPAROS
LICENCIA AMBIENTAL
Oficina - pta 732

Avda de las Jacarandas 2 - 46100 BURJASSOT

PLANTAS Y SECCIÓN
DISTRIBUCIÓN - DB SI

julio 2020

02

escala: s.s.i.